


LICEO DI STATO "C. RINALDINI"
Liceo Classico - Liceo delle scienze umane - Liceo musicale

Planimetrie del
piano di emergenza

Legenda attrezzature
antincendio e di sicurezza

	Vol siete qui
	Estintore portatile polvere
	Estintore portatile a base di carbonio
	Seggio
	Idrante a muro UNI 45
	Attacco autospuma V.V.F. UNI 70
	Cassella di pronto soccorso
	Punto di raccolta
	Uscita di emergenza
	Luce di emergenza
	Percorso di esodo orizzontale
	Percorso di esodo in discesa
	Percorso di esodo in salita
	Pulsante di sgancio emergenza elettrica
	Pulsante di allarme antincendio
	Centralina allarme generale/antincendio
	Targa ottica di allarme antincendio

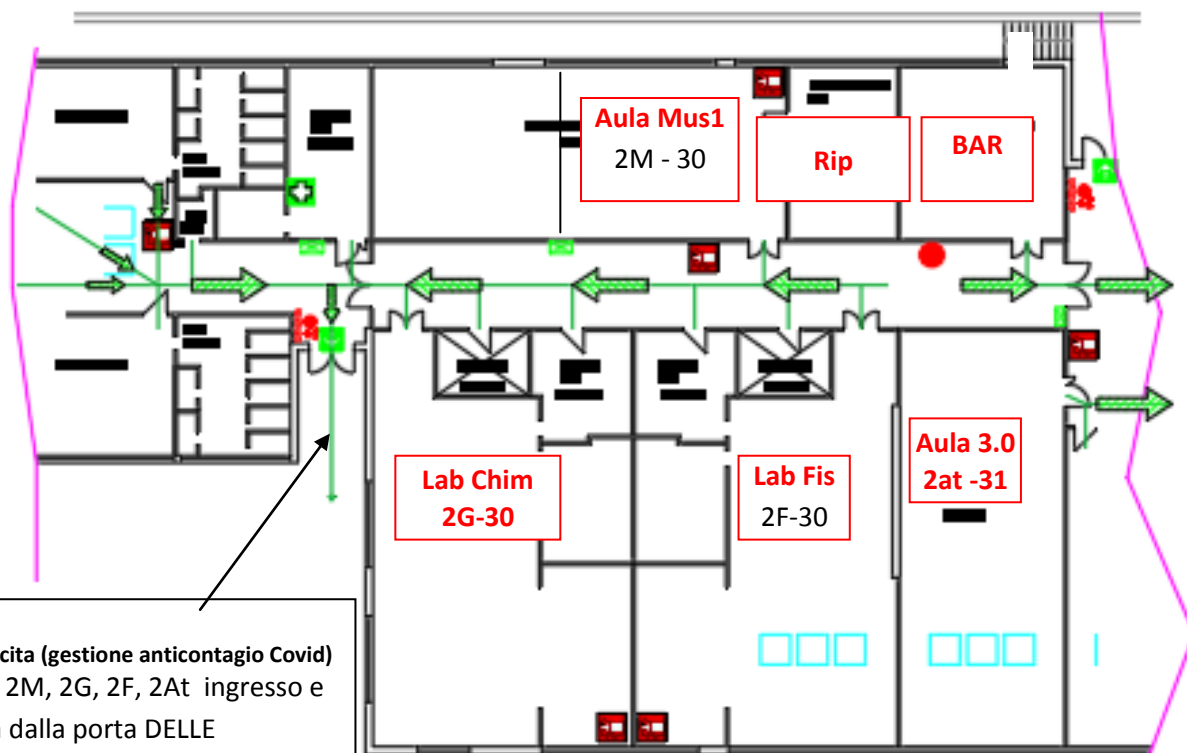

Nota:
ingresso/uscita (gestione anticontagio Covid)
- Classi 2M, 2G, 2F, 2At ingresso e uscita dalla porta DELLE PALESTRE



punto di
raccolta n.2

ALA LICEO CLASSICO - PIANO TERRA
PARZIALE - LABORATORI (scala 1:200)